

Réga

RAPPORT D'ETUDE D'ASSAINISSEMENT NON COLLECTIF

Bureau d'étude BE BARBAUX
ASSAINISSEMENT

1856 Route de Xertigny
88370 Plombières-les-Bains
03.29.66.08.11

Chargé d'étude :
Valentin MASSY
06.27.14.06.45


valentin.massy@aquatiris.fr

N° SIRET : 911 401 370 00018
Code APE : 7112B
Franchisé Aquatiris




Aquatiris
Les Jardins d'Assainissement

Caractéristiques de l'Habitation
Habitation principale
3 pièces principales
Filtre vertical 3 EH
Rejet Fossé privé

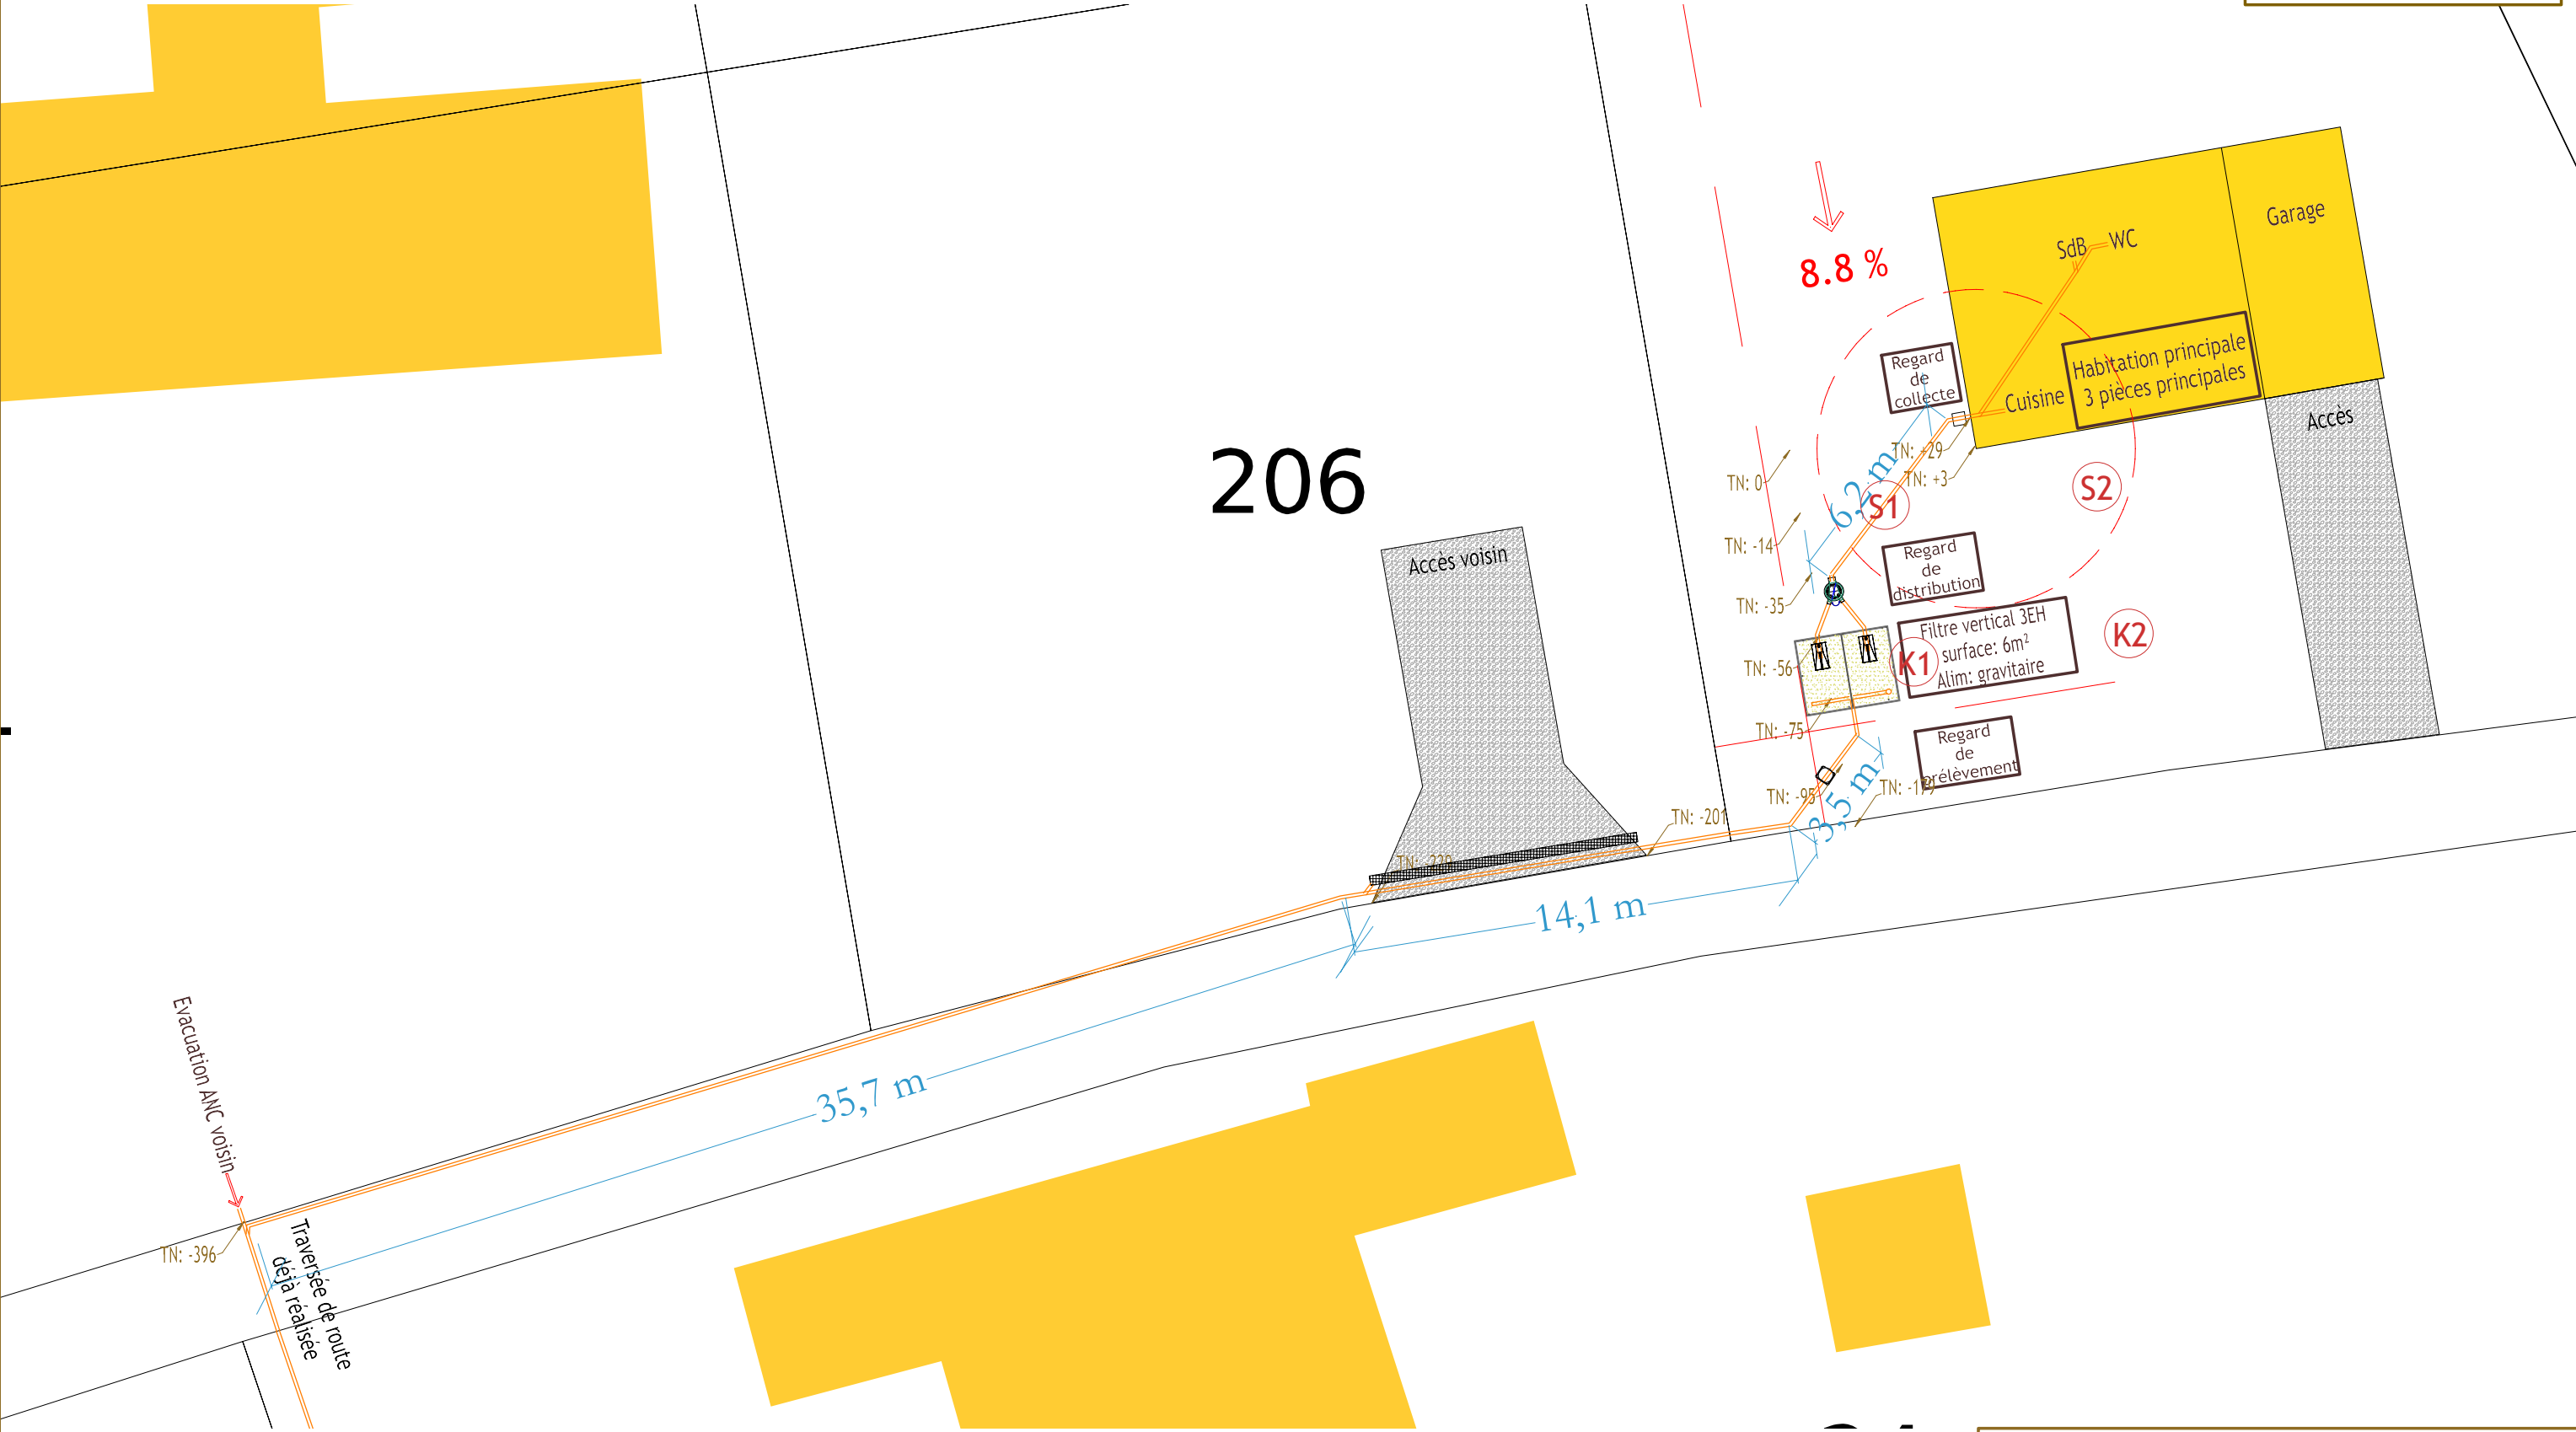

Plan de masse
Echelle: 1:200


Légende

- Canalisation
- Terrain naturel TN
- Remblai


Côte fil d'eau (cm)
Côte terrain (cm)

Coupure du repère
Changement d'alignement



Coupe pédologique

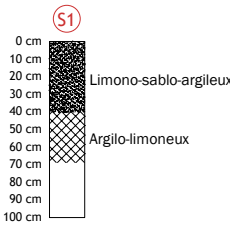


Profondeur de la nappe : non atteinte
Profondeur de la roche : atteinte

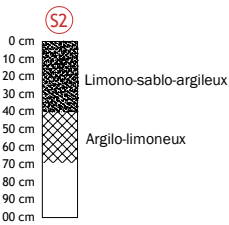

Profondeur de la nappe : non atteinte
Profondeur de la roche : atteinte

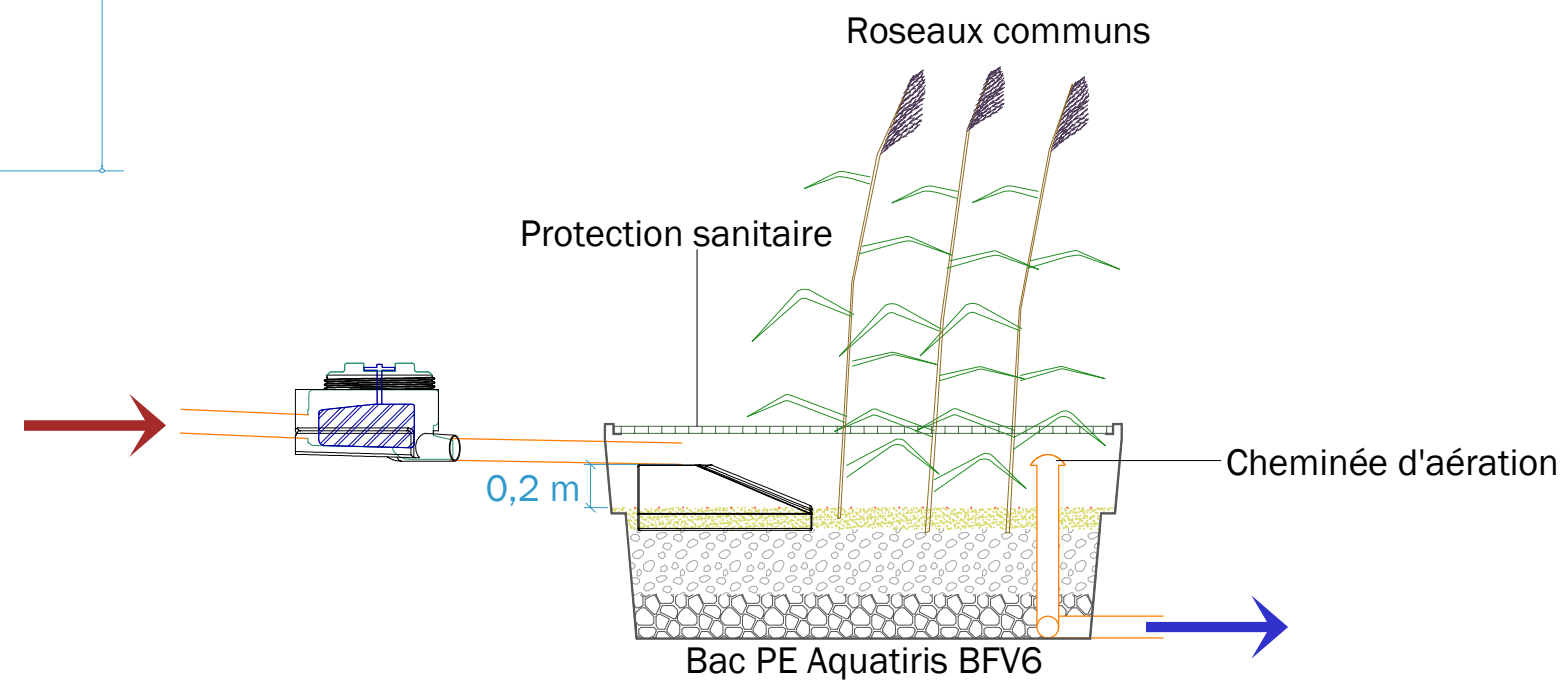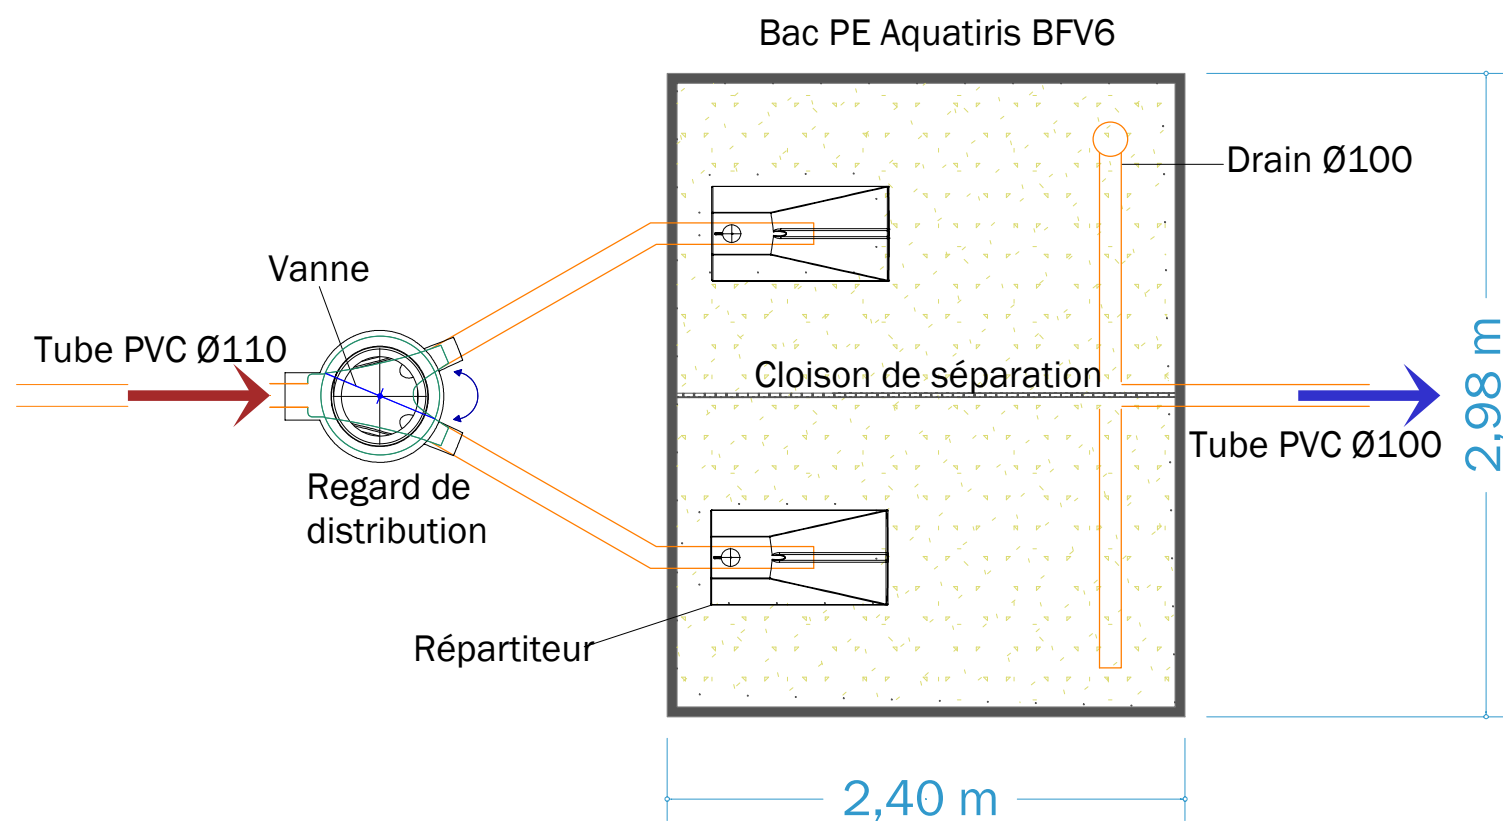

Caractéristiques de l'Habitation
Habitation principale
3 pièces principales
Filtre vertical 3 EH
Rejet Fossé privé

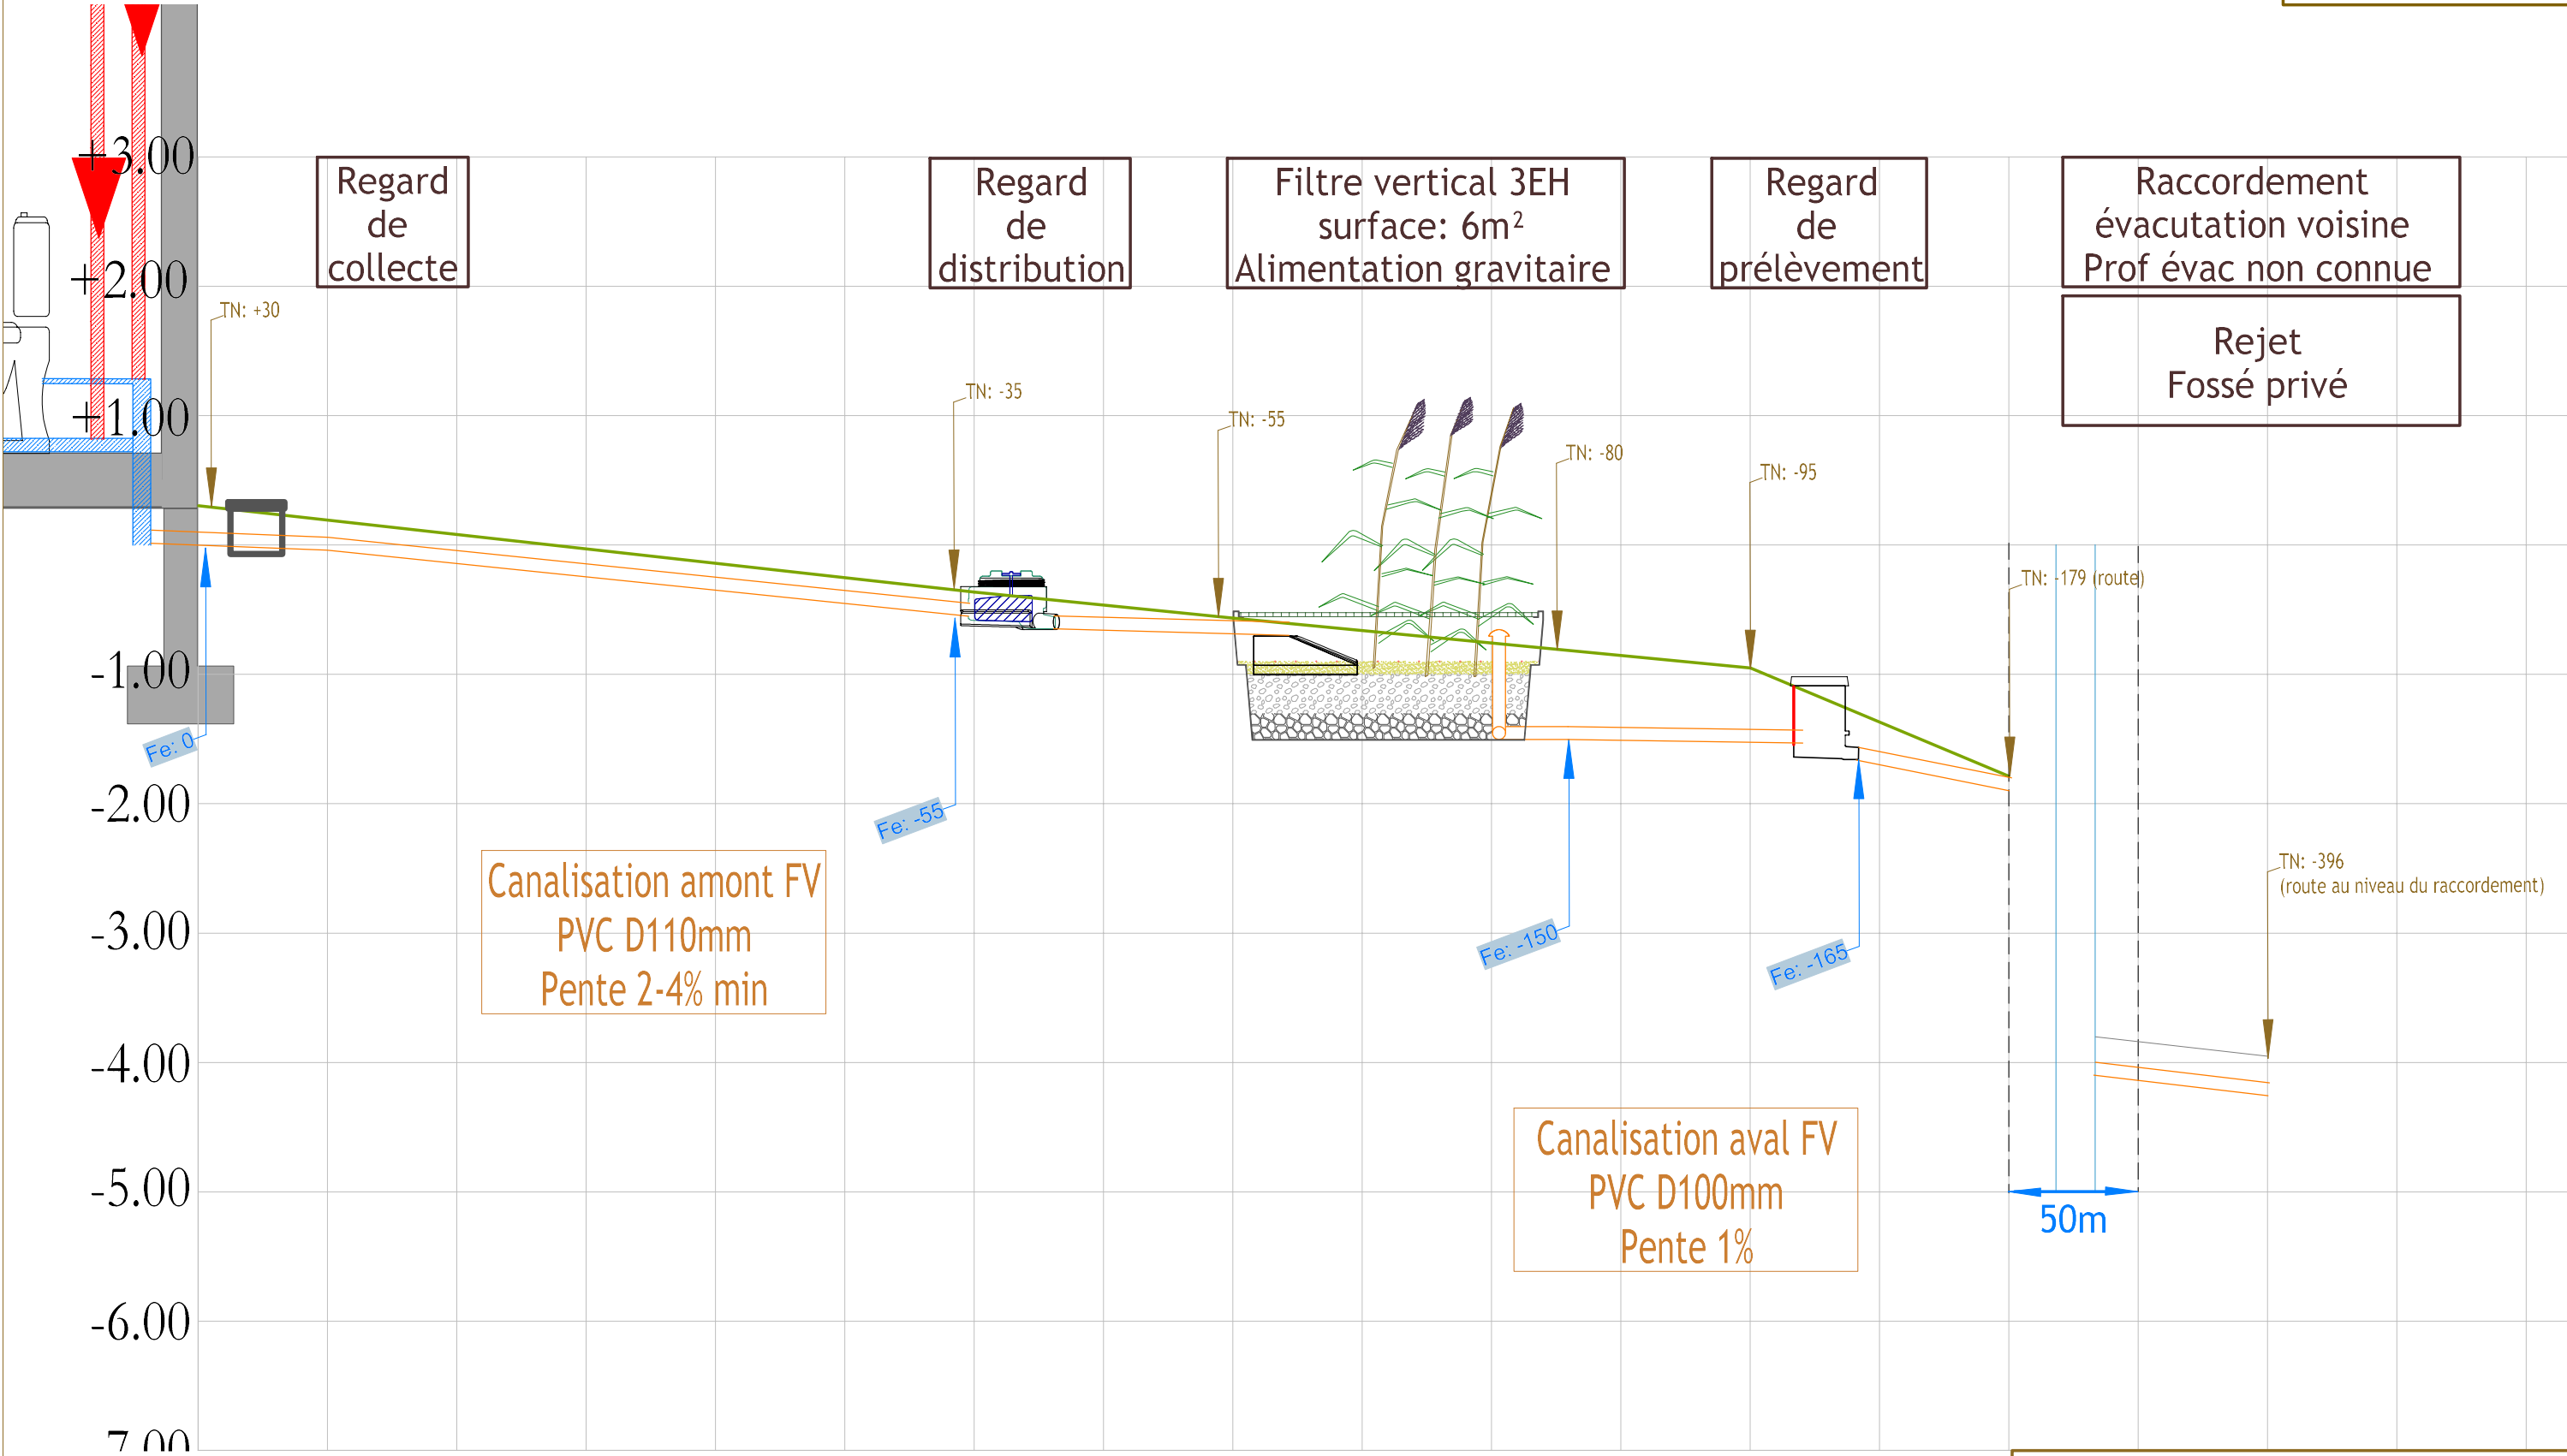

Profil hydraulique
Echelle: 1:50

Légende

Canalisation

Terrain naturel TN

Remblai

Côte fil d'eau (cm)

Côte terrain (cm)

Coupure du repère

Changement d'alignement

Coupe pédologique

S1

0 cm
10 cm
20 cm
30 cm
40 cm
50 cm
60 cm
70 cm
80 cm
90 cm
100 cm

Limono-sablo-argileux

Argilo-limoneux

Profondeur de la nappe : non atteinte
Profondeur de la roche : atteinte

S2

0 cm
10 cm
20 cm
30 cm
40 cm
50 cm
60 cm
70 cm
80 cm
90 cm
100 cm

Limono-sablo-argileux

Argilo-limoneux

Profondeur de la nappe : non atteinte
Profondeur de la roche : atteinte